
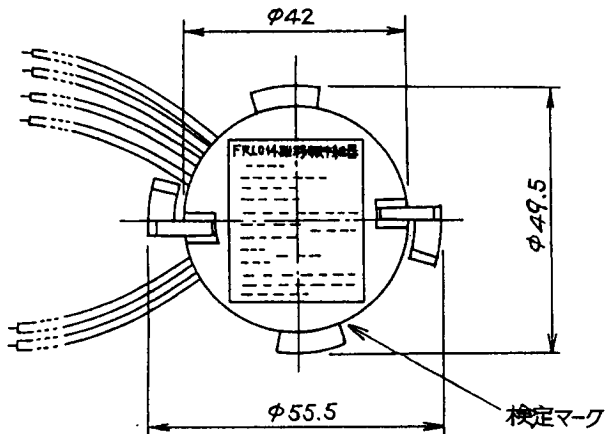
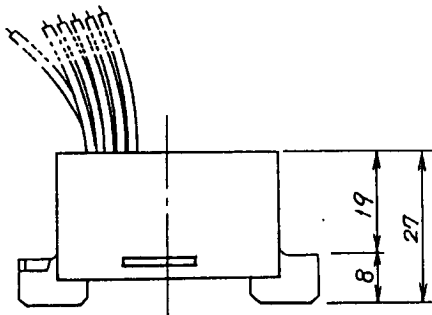



仕 様

火災報知設備

- (1) 種別；中継巻 (中第61~8号)
- (2) 定格電圧,電流；4V, 30mA
- (3) 外部配線抵抗；10Ω以下
- (4) 移報接点；無電圧2マーク
- (5) 接点定格；10W無誘導負荷 (DC50V, 0.2A)
- (6) リレ-仕様；感動電流 12mA, 抵抗 160Ω
- (7) 重量；約 40g
- (8) 取付可能ベース；FZB 013-4型 露出型
FZB 053-4型 埋込型
- (9) 接続可能感知器；
当社製無煙スポット型感知器の室外表示灯回路付 (-X, -CX型)のXL1, XL2に接続して使用できます。
FRL014型中継巻1個に対して30個まで接続することが出来ます。

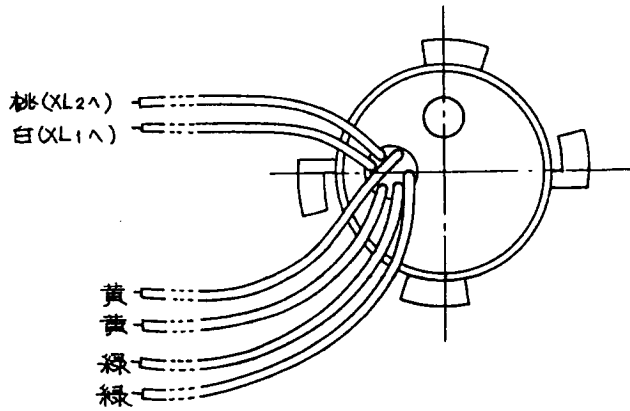

FRL014型構成図

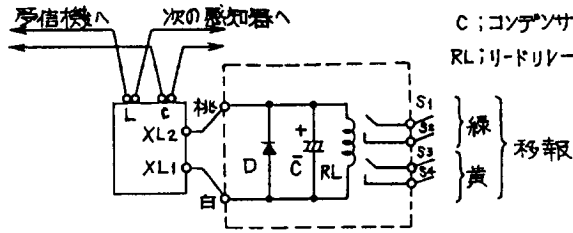


D:ダイオード
C:コンデンサ
RL:リドリー

室外表示回路付 FRL014型
感知器(-X型) 移報中継巻

移報接点付
スポット型感知器

接続図

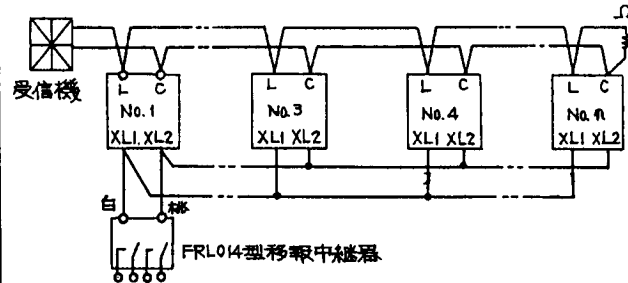

FRL 014 型

移報中継巻

発行 技術部管理課 縮尺 /

図番 FRL 6048



能美防災株式会社