
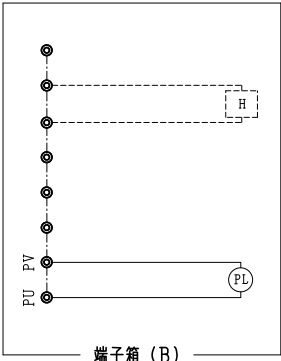


仕 様				
品番	名 称	材 質	数 量	備 考
1	格納箱	主材 SUS304	1式	t 1.5
2	前傾扉	主材 SUS304	1式	t 1.5
3	緩衝ダンパー		1	
4	前傾扉ハンドル	SCS13	1	
5	消火器扉ハンドル	SCS13	1	
6	消火栓弁開閉レバー		1	
7	ホースガイド	SUS304	1	
8	消火栓弁	本体CAC406	1	3 2 A ボール弁
9	自動調圧弁	本体CAC406	1	
10	ノズル	主材 AC7A	1	4 0 A
11	保形ゴム引布ホース		30m	
12	自動排水弁兼大気開放弁	本体CAC406	1	1 5 A
13	ポンプ起動押釦		1	1aノンロック式
14	ポンプ起動連動スイッチ		1	1aリミットスイッチ
15	押ボタン式通報装置		1	1a1bノンロック式
16	赤色表示灯		1	AC100V 5mA
17	電話ジャック		1	
18	電路端子箱		2	
19	消火栓銘板	メタクリル樹脂	1式	赤色部は蛍光色
20	取扱銘板	メタクリル樹脂	1	赤色部は蛍光色
21	操作方法銘板	メタクリル樹脂	1	赤色部は蛍光色
22	通報装置説明板	メタクリル樹脂	1	赤色部は蛍光色
23	消火器銘板	メタクリル樹脂	1式	赤色部は蛍光色
24	火災報知機銘板	メタクリル樹脂	1	赤色部は蛍光色
25	消火器置台	SUS304	1	t 1.5
26	塗装保護板	SUS304	1	t 1.0
27	架 台	SUS304形鋼	1	
28	給水栓	本体CAC406	1	6 5 A
29	給水栓銘板	メタクリル樹脂	1	赤色部は蛍光色
30	メンテナンス弁	本体CAC406	1	

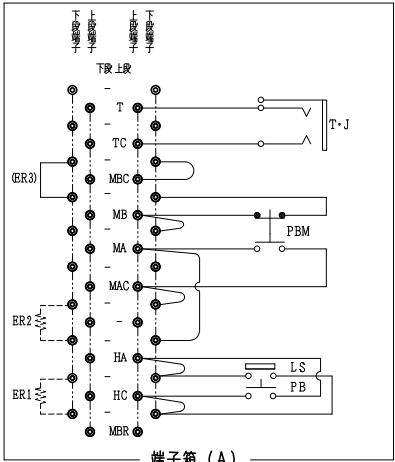


記号	名 称
P B	ポンプ起動押釦
L S	ポンプ起動連動スイッチ
P B M	押ボタン式通報装置
T・J	電話ジャック
P L	赤色表示灯
H	(ヒーター)
ER1	(抵抗)
ER2	(抵抗)
(ER3)	(抵抗〔渡り線と交換〕)

結 線 図

塗装仕様	
。格納箱、扉： 熱硬化性エポキシ粉体塗装（塗装色：マンセル N 9.5）後、前面（前面および額縁部側面）は、 ウレタン樹脂系塗装（塗装色：赤色蛍光）仕上げ 。架台：無塗装 。配管：無塗装	
据付状態	
。据付角度：水平（±2°）垂直（±2°） （扉の開放を確実にする為。）	

圧力仕様		
	1次側	2次側
使用圧力範囲	0.47~1.57MPa	MAX 0.49MPa
耐圧試験圧力	1.77MPa	0.98MPa
1次側：消火栓弁迄		

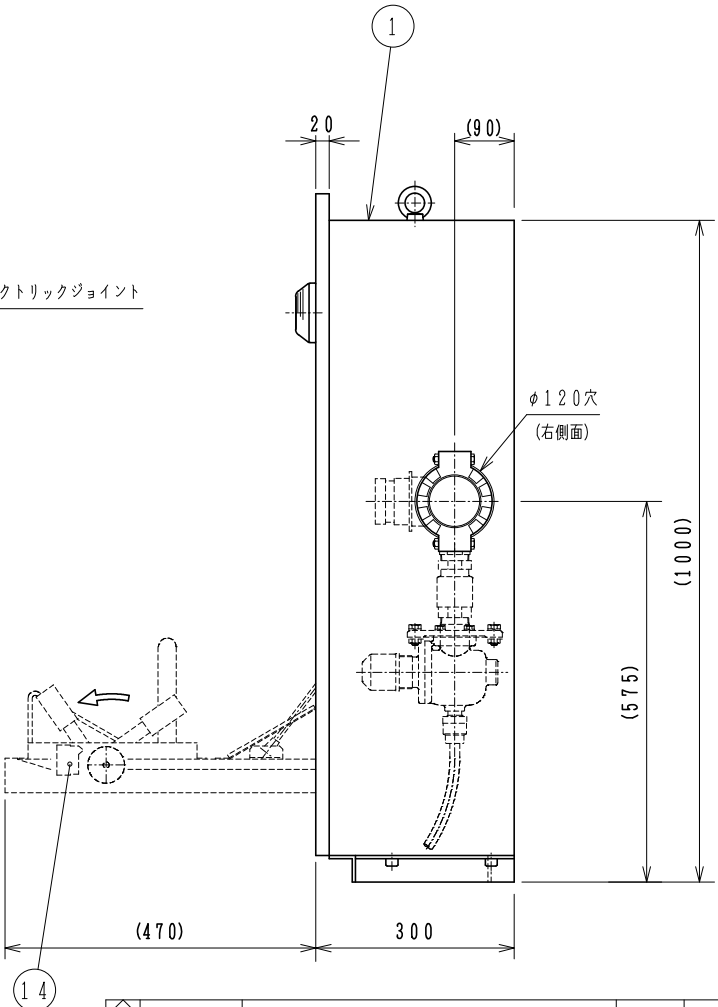

道路トンネル用消火栓 (型式：内巻き式消火栓) B型（配管横取合い）					
設計	No.				
承認	検図	設計	製図	縮尺	✕
図番	参考図				
能美防災株式会社					

No.	日付	記	事	担当	承認
-----	----	---	---	----	----