



GKF06738

地区窓詳細図

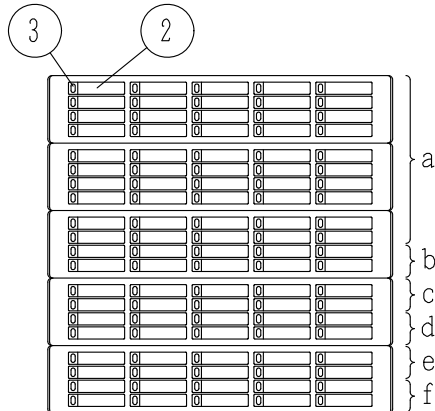

A: 電線引込孔 2-470×135角穴
 B: 本体取付孔 2-φ15
 C: 本体取付孔 4-φ18

スイッチ操作部詳細図

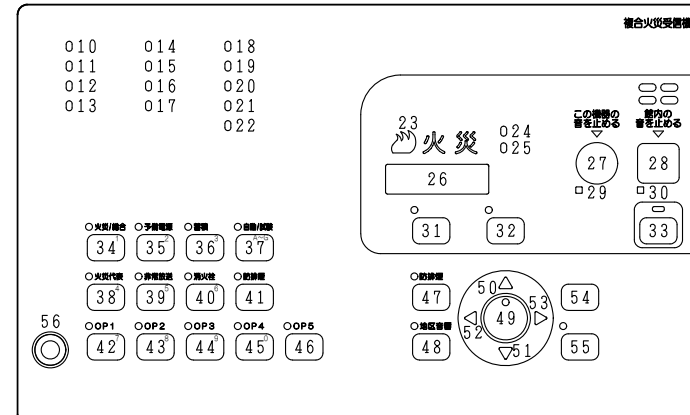

使用機器	型名	火災/防排煙 回線数	地区窓 配列記号	移報 接点数※
	FCSJ104N-J3A-50L	50/30	a	25
	FCSJ104N-J3A-50LT	50/30	a	85
	FCSJ104N-J3A-60L	60/30	a, b	25
	FCSJ104N-J3A-60LT	60/30	a, b	85
	FCSJ104N-J3A-70L/LM	70/40	a~c	25
	FCSJ104N-J3A-70LT	70/40	a~c	105
	FCSJ104N-J3A-80L	80/40	a~d	25
	FCSJ104N-J3A-80LT	80/40	a~d	105
	FCSJ104N-J3A-90L	90/50	a~e	25
	FCSJ104N-J3A-90LT	90/50	a~e	125
	FCSJ104N-J3A-100L/LM	100/50	a~f	25
	FCSJ104N-J3A-100LT	100/50	a~f	125

※20点まで(5点ごと)地区音響区有電圧移報出力として使用可

仕様

自動火災報知設備

- (1) 種別; P型1級複合火災受信機(蓄積式)
- (2) 国検型式番号; 受第25~4号
- (3) 自主評定マーク使用許可番号; A-13-2
- (4) 主電源; AC100V, 50/60Hz
- (5) 予備電源; 密閉型蓄電池内蔵 DC24V
50L:3.5Ah, 60~70L:4Ah, 80~100L:6Ah
- (6) 回路電圧;
〔感知器, 表示機回路〕DC24V(定電圧)
〔地区音響, 自動閉鎖装置〕DC24V(全波整流)
〔制御, 表示回路〕DC5V(定電圧)
〔表示灯回路〕AC24V
〔蓄電池充電回路〕DC48V(半波整流)
- (7) 消費電力; 警戒時最大約 60VA
作動時最大約 210VA
- (8) 非蓄積型煙感知器; 30個/1回線
最大非蓄積型煙感知器数; 回線数×30個/受信機
地区音響; 50L:45個, 60~100L:60個
(DC24V, 10mAヘル)
表示灯; 14個(30V, 2Wランプ)
56個(24V, 15mA LED)
- (9) 自動閉鎖装置; 2A/受信機
- (10) 公称蓄積時間; 60秒
蓄積時間 熱感知器; 10秒 煙感知器; 60秒
- (11) 主音響装置; 音声警報, 後続再鳴動方式
- (12) 使用温度範囲; 0°C~40°C
- (13) 使用湿度範囲; 20~85%(RH)(結露なきこと)
- (14) 外部配線抵抗; 往復50Ω以下
- (15) 主材; t1.6 鋼板
- (16) 仕上; 焼付塗装 ノーミホホワイト(NW)
(マンセルN8.7半ツヤ近似色)
- (17) 質量; 約83kg
注) 蓄積式感知器は接続できません。

番号	名称	番号	名称	番号	名称	番号	名称
1	装置名称	15	操作無効灯(赤)	30	館内の音 連続停止灯(赤)	37	自動/試験復旧スイッチ灯(赤)
2	地区窓(M11シリーズ)	16	消火栓灯(赤)	31	保守スイッチ灯(赤)		自動/試験復旧スイッチ
3	地区灯	17	連動用感知器灯(赤)		保守スイッチ	38	火災代表遮断スイッチ灯(赤)
4	スイッチ操作部	18~	諸表示灯1~5(赤)	32	一括遮断スイッチ灯(赤)		火災代表遮断スイッチ
5	スイッチカバー	22		一括遮断スイッチ	33	復旧スイッチ灯(黄)	39
6	ハンドル(タギンA-160-A-1-2)	23	火災灯(赤)		復旧スイッチ		非常放送遮断スイッチ
7	キャビネットパネル	24	蓄積中灯(赤)	34	火災/総合試験スイッチ灯(赤)	40	消火栓遮断スイッチ灯(赤)
8	キャビネット本体	25	発信機灯(青)		火災/総合試験スイッチ		消火栓遮断スイッチ
9	音響孔	26	デジタル表示灯(赤)	35	予備電源試験スイッチ灯(赤)	41	防排煙遮断スイッチ灯(赤)
10	交流電源灯(緑[青緑])	27	この機器の音を止めるスイッチ灯(赤)		予備電源試験スイッチ		防排煙遮断スイッチ
11	スイッチ注意灯(赤)		この機器の音を止めるスイッチ	36	蓄積解除スイッチ灯(赤)	42~	オプションスイッチ灯1~5(赤)
12	非常放送灯(赤)	28	館内の音を止めるスイッチ灯(赤)		蓄積解除スイッチ	46	オプションスイッチ1~5
13	電話灯(赤)		館内の音を止めるスイッチ			47	防排煙起動/復帰スイッチ灯(赤)
14	異常灯(黄)	29	この機器の音 連続停止灯(赤)				防排煙起動/復帰スイッチ

FCSJ104N-J3A-50~100L/LT/LM型
 P型1級複合火災受信機 外観図
 蓄積式, 露出・自立型

発行 第1技術部火報管理課 縮尺

図番 FCSJ80076

能美防災株式会社