



FRRJ011-Y

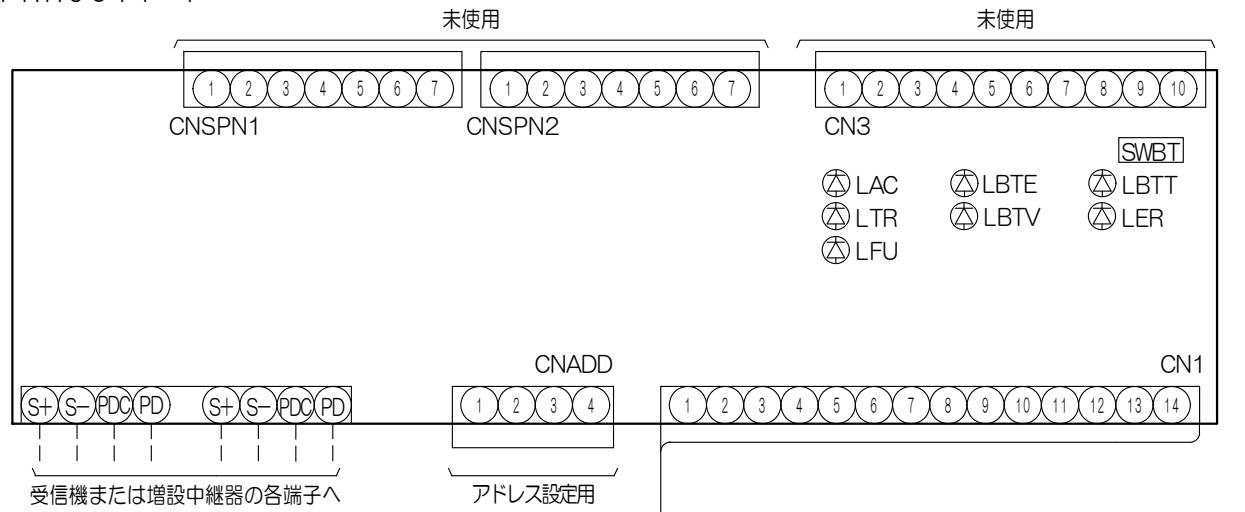

PG24-1B

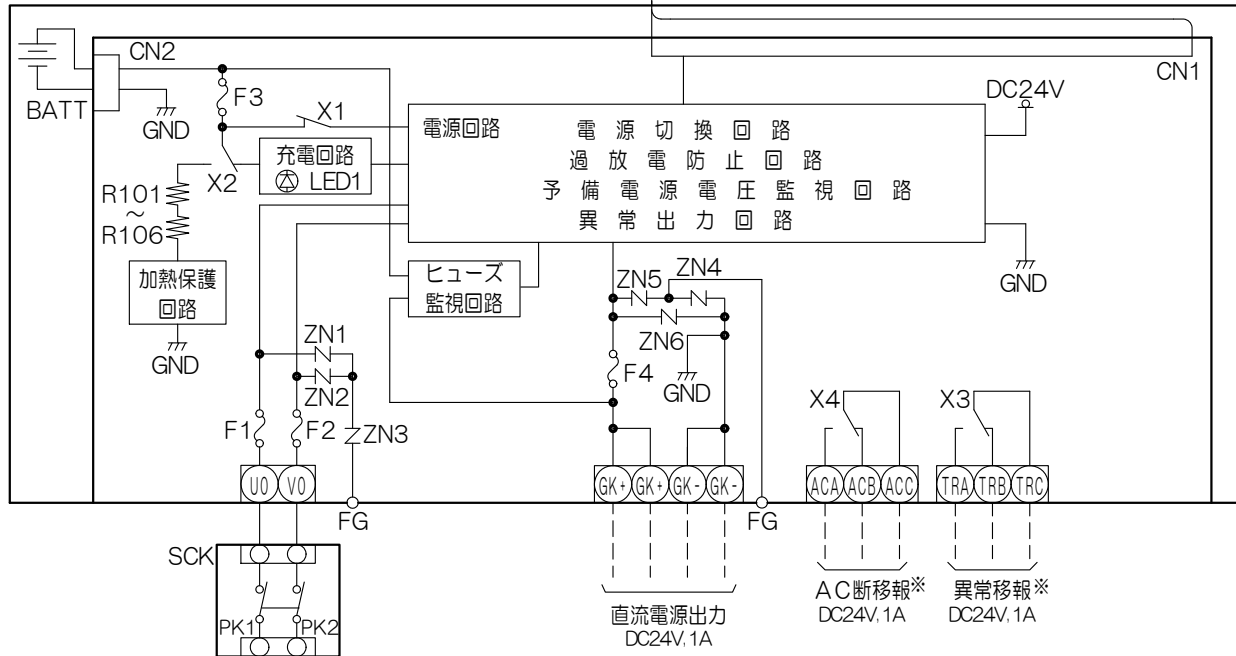

AC100V/50/60Hz
もしくは受信機端子PK1/PK2

注) 本図は通電状態を示します。

※: 「AC断移報」および「異常移報」は、平常時および無通電時にリレーがオフ状態で、ACB-ACC, TRB-TRC端子間が導通します。

記号	名 称	記 事
FRRJ011-Y		
LAC	交流電源灯	LED 緑
LTR	異常灯	LED 赤
LFU	ヒューズ断灯	LED 赤
LBTE	予備電源未接続灯	LED 赤
LBTV	予備電源電圧異常灯	LED 赤
LBTT	予備電源試験中灯	LED 緑
LER	重複灯	LED 赤
SWBT	予備電源試験スイッチ	
PG24-1B		
SCK	電源スイッチ	2極双投ロック
BATT	予備電源	DC24V, 0.6Ah
R101~106	充電抵抗	
LED1	充電灯	LED 赤
F1, F2	ガラス管ミゼットヒューズ	1A
F3, F4	ガラス管ミゼットヒューズ	2A
X1~4	リレー	
ZN1~6	バリスタ	

FRRJ011-R-PG24-1B

ガスもれ検知器増設中継器

回路図

発行	第1技術部火報管理課	縮尺	/
図番	C601814		◇0
能美防災株式会社			