



GKF06502

'18.06

FRRJ011-Y

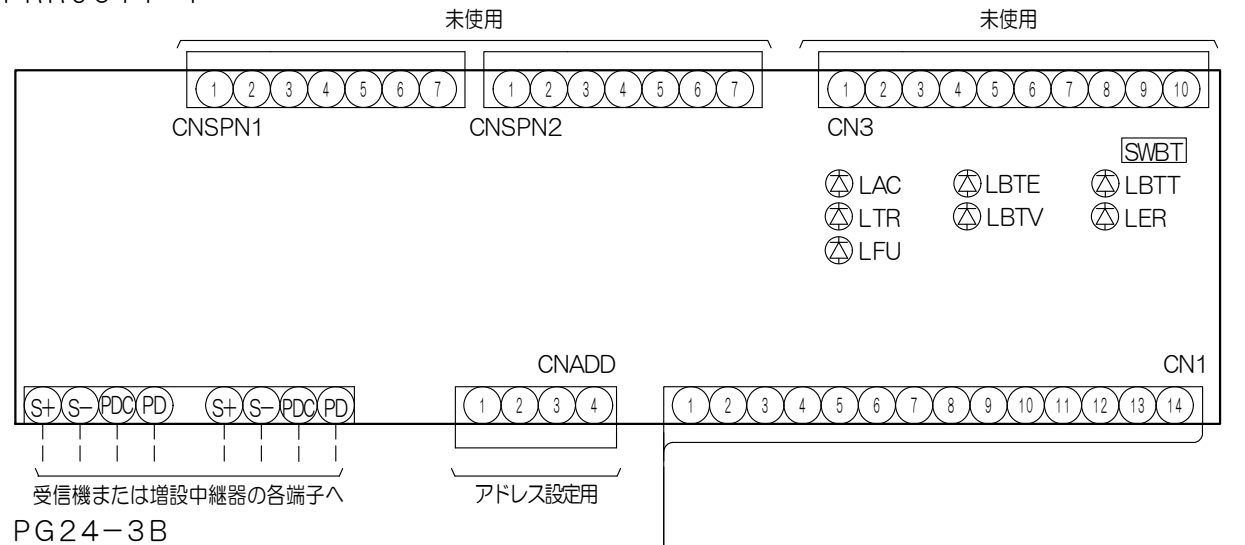

記号	名 称	記 事
FRRJ011-Y		
LAC	交流電源灯	LED 緑
LTR	異常灯	LED 赤
LFU	ヒューズ断灯	LED 赤
LBTE	予備電源未接続灯	LED 赤
LBTV	予備電源電圧異常灯	LED 赤
LBTT	予備電源試験中灯	LED 緑
LER	重複灯	LED 赤
SWBT	予備電源試験スイッチ	
PG24-3B		
SCK	電源スイッチ	2極双投ロック
BATT	予備電源	DC24V, 1.65Ah
R101~118	充電抵抗	
LED1	充電灯	LED 赤
F1, F2	ガラス管ミゼットヒューズ	3A
F3	ガラス管ミゼットヒューズ	7A
F4, F5	ガラス管ミゼットヒューズ	3A
X1~4	リレー	
ZN1~6	バリスタ	

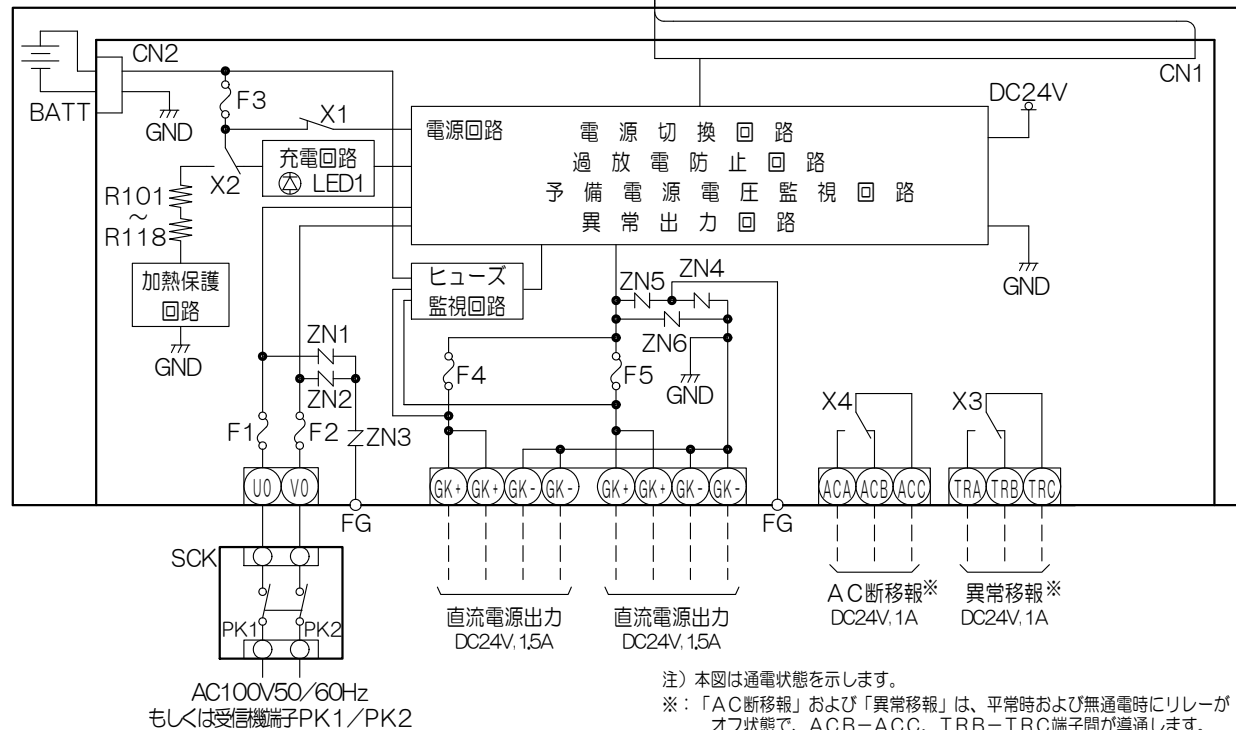

FRRJ011-R-PG24-3B

ガスもれ検知器増設中継器

回路図

発行	第1技術部火報管理課	縮尺	/
図番	C601815		◇0
能美防災株式会社			