


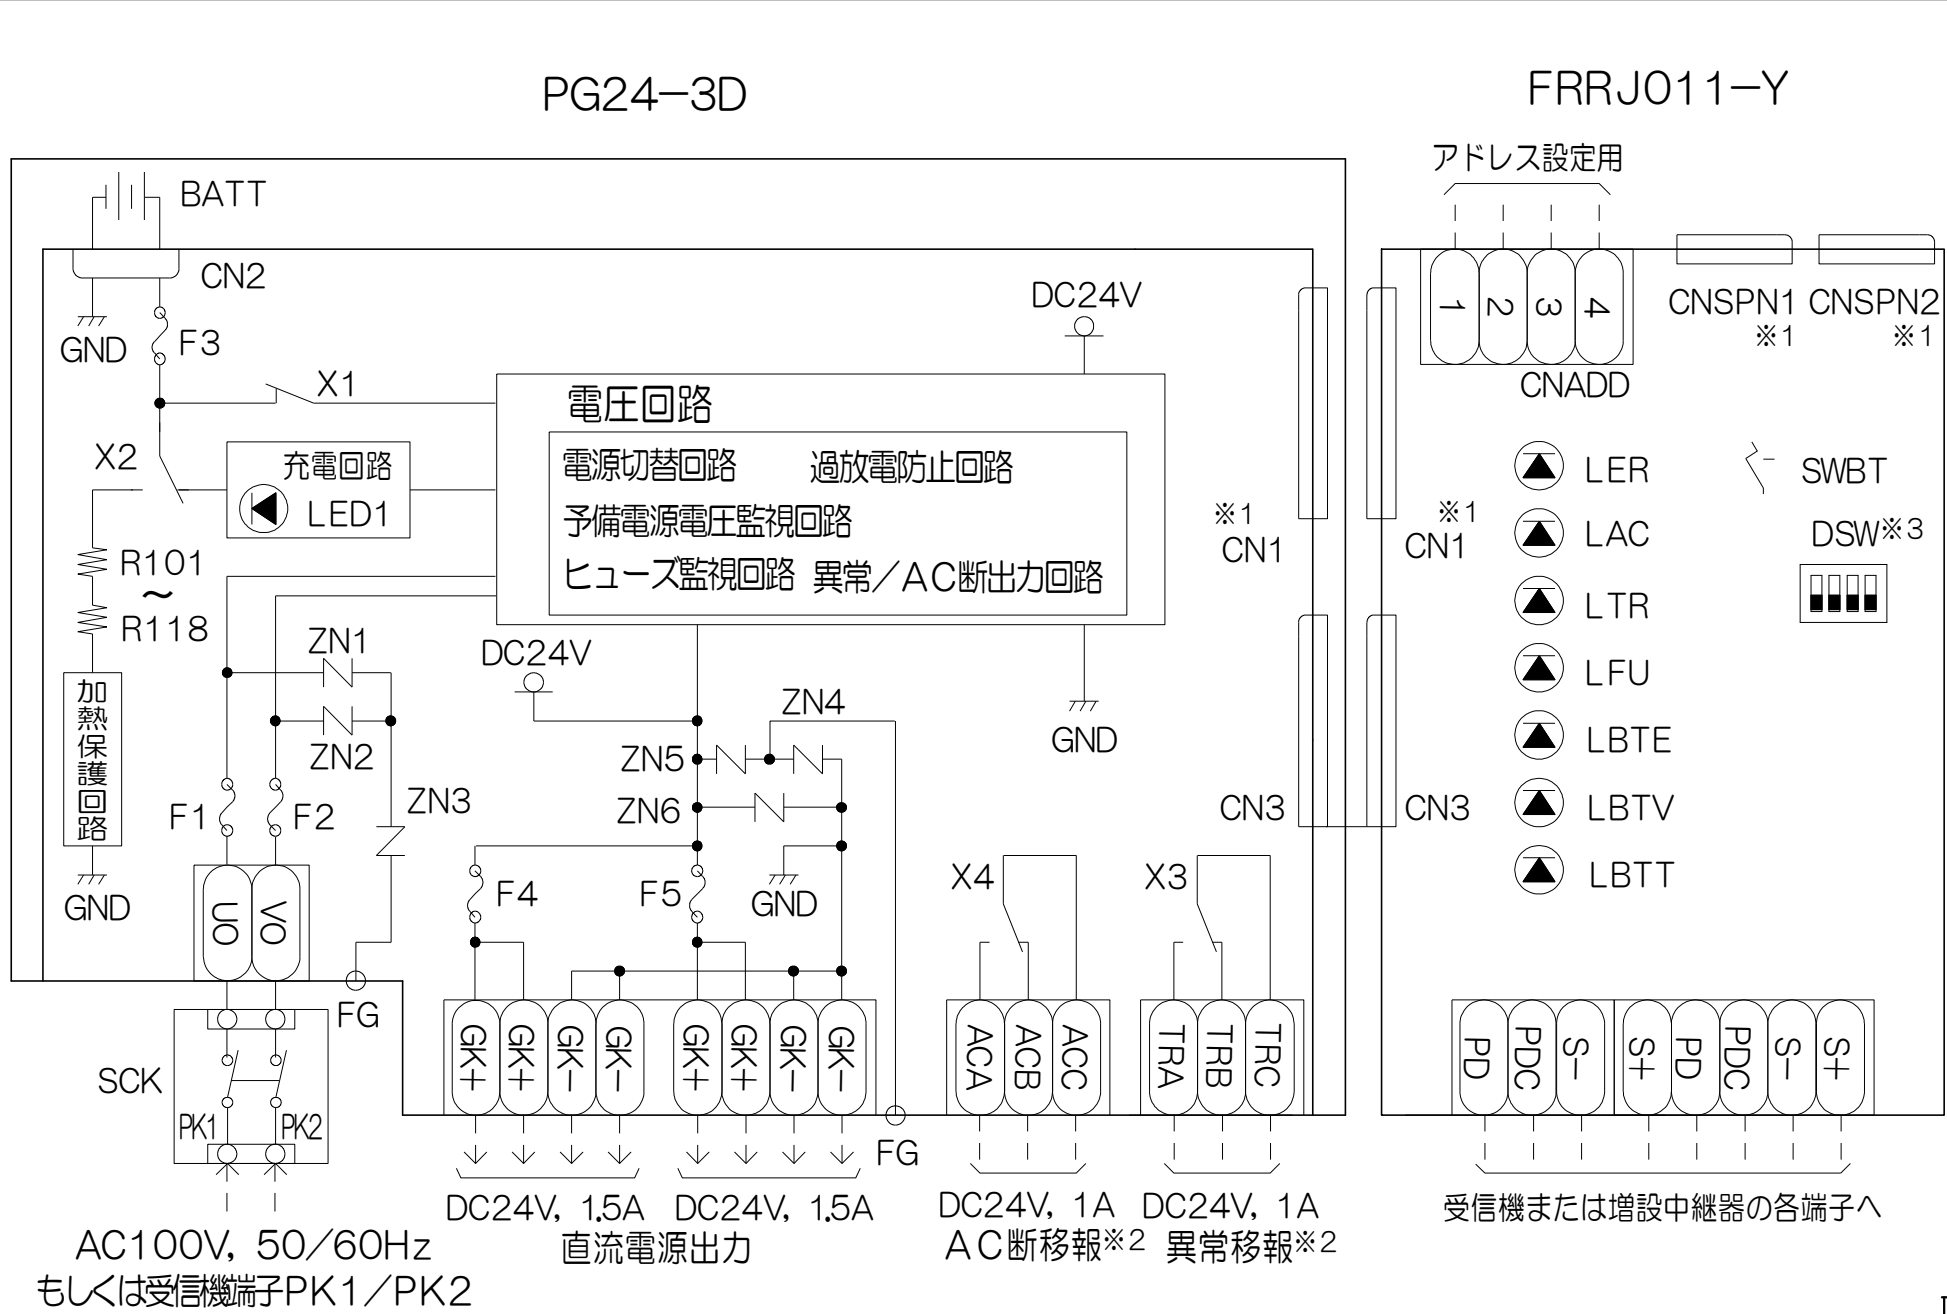

記号	名 称	記 事
FRRJ011-Y		
LAC	交流電源灯	LED 緑
LTR	異常灯	LED 赤
LFU	ヒューズ断灯	LED 赤
LBTE	予備電源未接続灯	LED 赤
LBTB	予備電源電圧異常灯	LED 赤
LBTT	予備電源試験中灯	LED 緑
LER	重複灯	LED 赤
SWBT	予備電源試験スイッチ	
DSW	機能設定スイッチ	ディップスイッチ
CNADD	アドレス設定用コネクタ	
PG24-3D		
SCK	電源スイッチ	2極双投ロック
BATT	予備電源	DC24V, 1.65Ah
R101~118	放電抵抗	
LED1	充電灯	LED 赤
F1, F2	ガラス管ミゼットヒューズ	3A
F3	ガラス管ミゼットヒューズ	7A
F4, F5	ガラス管ミゼットヒューズ	3A
X1~4	リレー	
ZN1~6	バリスタ	

注) 本図は通電状態を示します。
※1: 使用しません。
※2: 「AC断移報」および「異常移報」は、平常時及び無通電時にリレーがオフ状態で、ACB-ACC、TRB-TRC端子間が導通します。
※3: ディップスイッチはすべてOFFです。(出荷時設定)

FRRJ011-R-PG24-3D			
ガスもれ検知器増設中継器			
回路図			
発行	第1技術部火報管理課	縮尺	ㄨ
図番	C601841		1
能美防災株式会社			