


GKF06787

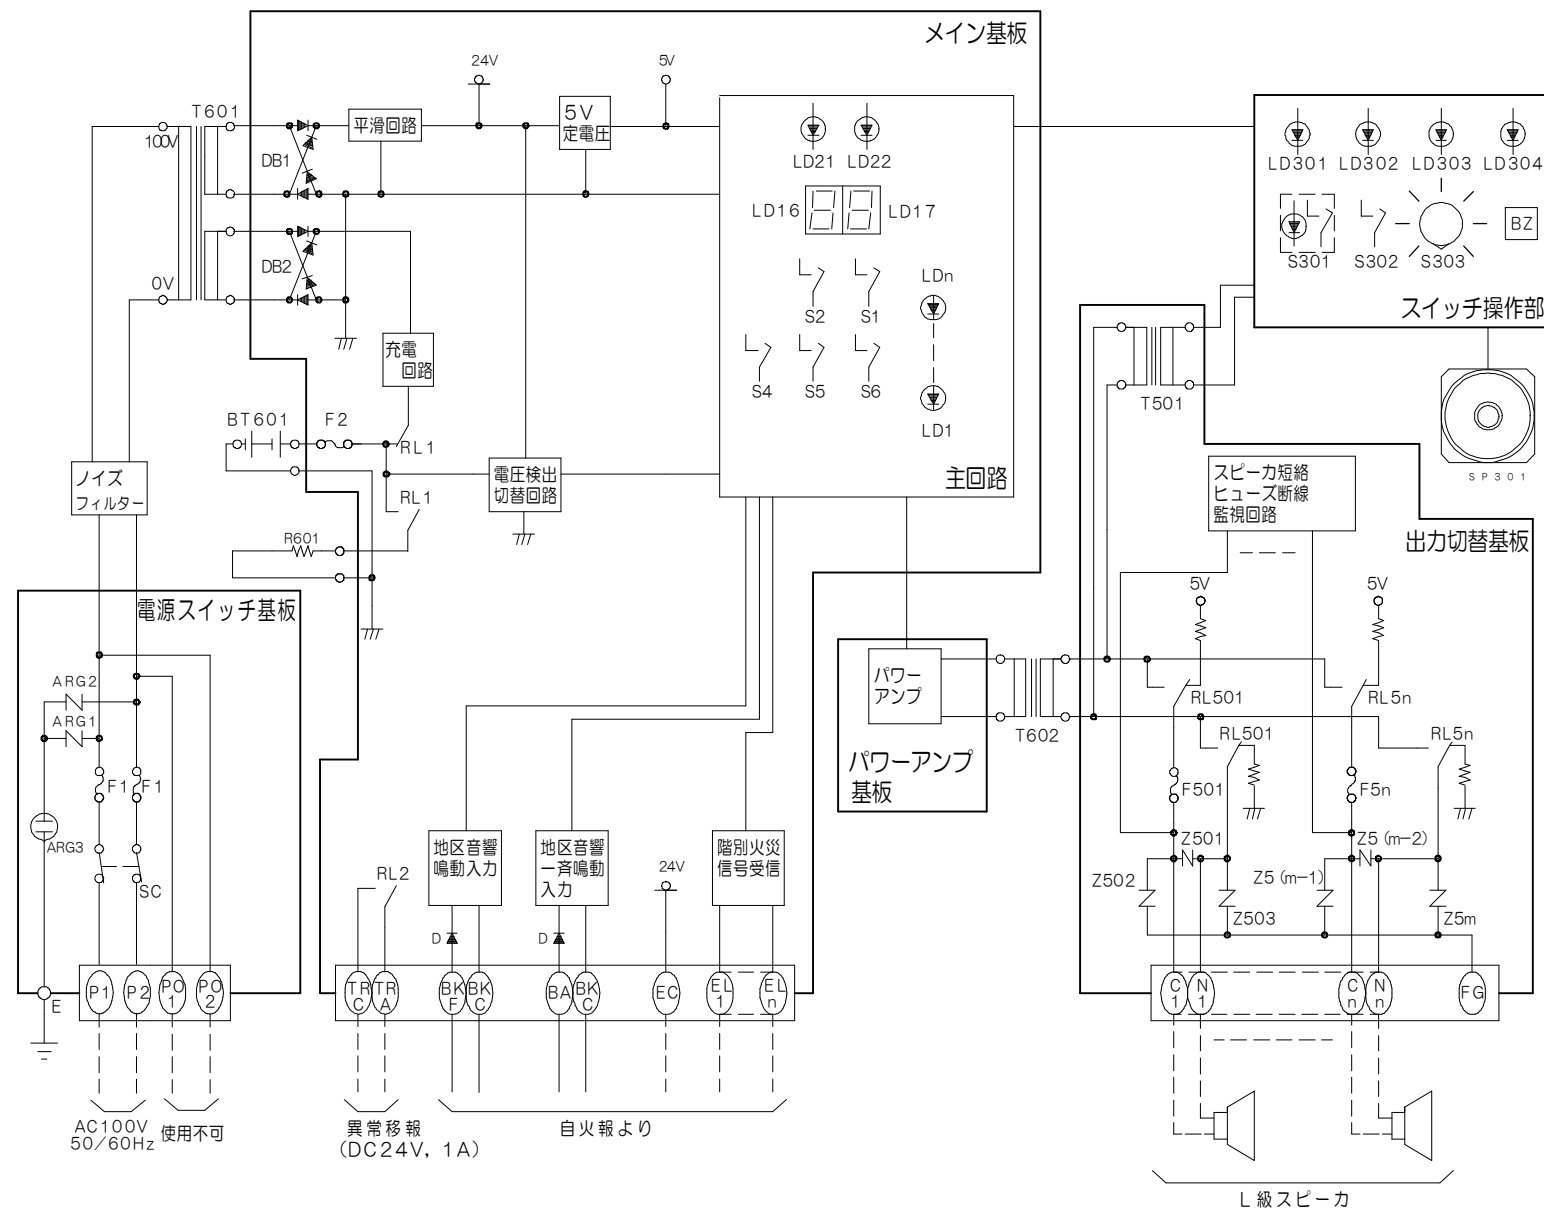

部品名	15W用	30W用
T601 電源トランス	368VA	608VA
BT601 予備電源	0.9Ah	1.2Ah
R601 放電抵抗	20Ω, 15W	10Ω, 30W
T602 出力トランス	15VA	30VA

仕 様			
記 号	記 事		
電源スイッチ基板			
SC	電源スイッチ	2極双投	
F 1, F 1	ヒューズ	15W用 2A	30W用 3A
ARG1, ARG2	バリスタ		
ARG3	アレスタ		
スイッチ操作部			
LD301	交流電源灯	LED	緑
LD302	予備電源灯	LED	緑
LD303	異常灯	LED	橙
LD304	スイッチ注意灯	LED	赤
S301	注意音響停止スイッチ	押釦・照光式（赤）	
S302	予備電源試験スイッチ	押釦式	
S303	モニタ音量切替スイッチ	ロータリー式	
BZ	注意音響（異常時）	圧電ブザー	
SP301	モニタスピーカー	スピーカー	
メイン基板			
LD1～ LDn	出力回線表示灯	LED	赤
LD21	入力回線灯	LED	赤
LD22	音声番号灯	LED	赤
LD16, LD17	入力回線、 音声番号表示灯	7セグLED	
S1～S2	音声フレーズ設定スイッチ	押釦式	
S4	データ設定スイッチ	押釦式	
S5	音声番号設定スイッチ	押釦式	
S6	出力回線設定スイッチ	押釦式	
F2	ヒューズ	15W用 3A	30W用 5A
出力切替基板			
F501 ～F5n	ヒューズ	15W用 0.1A	30W用 0.3A
T501	モニタ用出力トランス	1W用	
Z501 ～Z5m	バリスタ		
出力切替基板内のヒューズおよびバリスタの 回路記号について oFVJJ002-R- 5C15W : n=05 , m=15 oFVJJ002-R-10C30W : n=10 , m=30 oFVJJ002-R-15C30W : n=15 , m=45			
F V J J 0 0 2 - R 型 シ リ ー ス 音声警報装置（共同住宅用自動火災報知設備用）			
回 路 図			
発行	第1技術部火報管理課	縮尺	ㄨ
図番	C801797	①	
能美防災株式会社			