


GKF06788

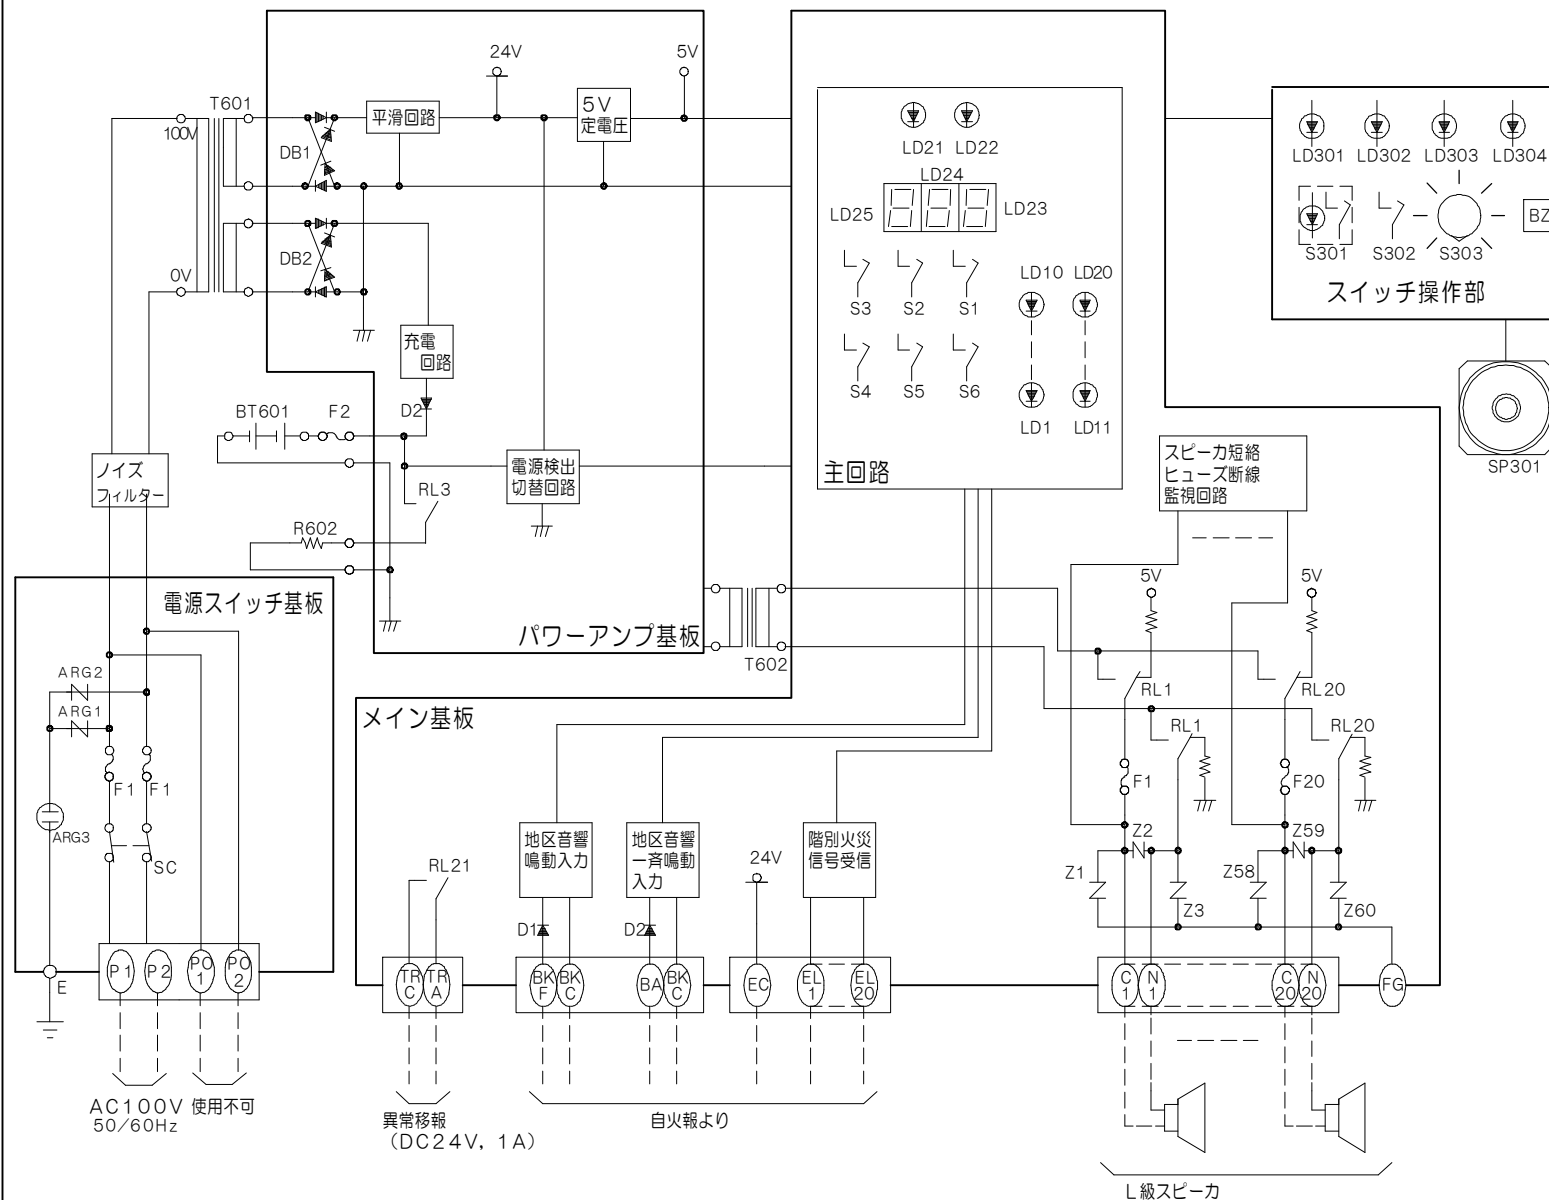

# 仕様

記号	名称	記事
電源スイッチ基板		
SC	電源スイッチ	2極双投
F1, F1	ヒューズ	6.3A
ARG1, ARG2	バリスタ	
ARG3	アレスタ	
スイッチ操作部		
LD301	交流電源灯	LED 緑
LD302	予備電源灯	LED 緑
LD303	異常灯	LED 橙
LD304	スイッチ注意灯	LED 赤
S301	注意音響停止スイッチ	押釦・照光式(赤)
S302	予備電源試験スイッチ	押釦式
S303	モニタ音量切替スイッチ	ロータリー式
BZ	注意音響(異常時)	圧電ブザー
SP301	モニタスピーカ	スピーカ
メイン基板		
LD1 ~ 20	出力回線灯	LED 赤
LD21	入力回線灯	LED 赤
LD22	音声番号灯	LED 赤
LD23 ~ 25	入力回線, 音声番号表示灯	7セグLED
S1 ~ 3	音声フレーズ設定スイッチ	押釦式
S4	データ設定スイッチ	押釦式
S5	音声番号設定スイッチ	押釦式
S6	出力回線設定スイッチ	押釦式
F1 ~ 20	ヒューズ	0.3A
Z1 ~ 60	バリスタ	
盤内		
F2	ヒューズ	10A
BT601	予備電源	4.0Ah
R602	放電抵抗	6.8Ω, 120W
T601	電源トランス	380VA
T602	出カトランス	120VA
FVJJ002-B1-20C120W型 音声警報装置(共同住宅用自動火災報知設備用)		
回路図		
発行	第1技術部火報管理課	縮尺 1/2
図番	C801798	1
能美防災株式会社		