


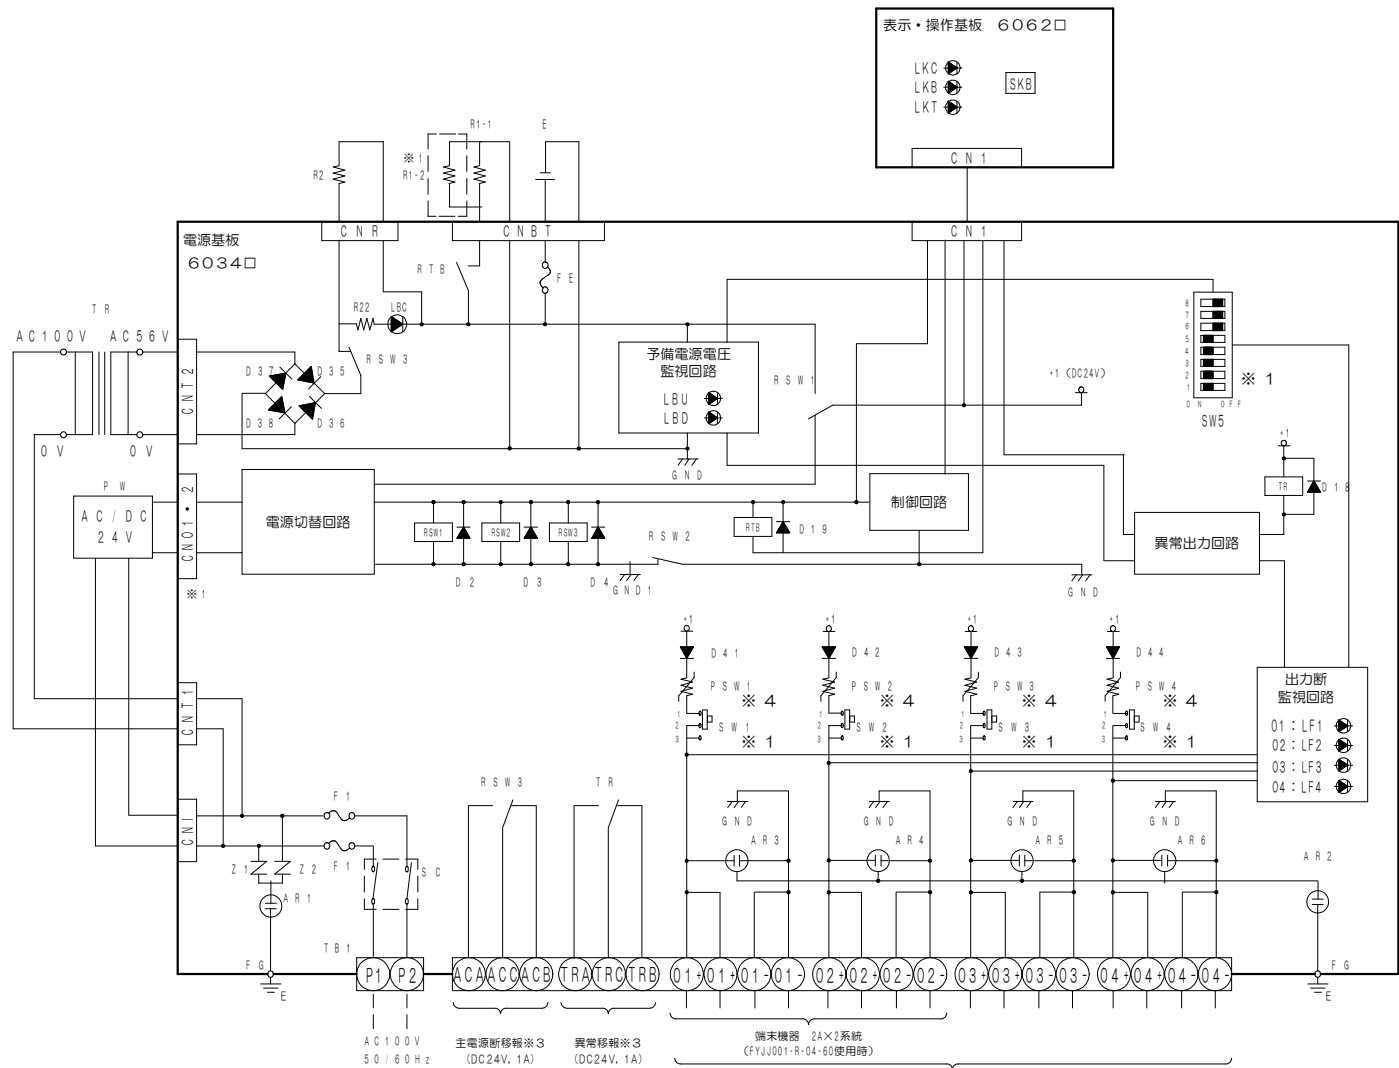

※1 使用パターン

記号	FYJJ001-R-04-60	FYJJ001-R-08-100
放電抵抗	R1-1	R1-1、R1-2
コネクタ	CN01	CN02
SW5	1, 2, 5bit:ON, 他:OFF	1~5bit:ON, 他:OFF
切替スイッチ	SW1, SW2:ON, SW3, SW4:OFF	SW1~4:ON

※3 正常時にリレーがオン状態となり、ACC-ACB間、TRC-TRB間が導通します。

※4 別手配のヒューズ(3A)に変更可能

※2 SW5設定

記号	設定内容	ON	OFF
1	出力電圧監視(1系統)	有	無
2	出力電圧監視(2系統)	有	無
3	出力電圧監視(3系統)	有	無
4	出力電圧監視(4系統)	有	無
5	予備電源監視電圧設定	23V	20.4V
6~8	空き	—	—

※3 SW5設定 (FYJJ001-R-08-100使用時)

記号	名称	FYJJ001-04-60	FYJJ001-08-100
E	予備電源	6Ah	10Ah
PW	スイッチングレギュレータ	DC24V, 5A	DC24V, 10A
R2	充電抵抗	200Ω 20W	120Ω 20W
F1	ガラス管ミゼットヒューズ	7A	10A
FE	ガラス管ミゼットヒューズ	8A	15A

仕様

記号	名称	記号
LKC	交流電源灯	LED(緑)
LKB	予備電源灯	LED(緑)
LKT	異常灯	LED(黄)
SKB	予備電源試験スイッチ	ノンロック式

電源基板

LBC	充電中灯	LED(緑)
LBD	予備電源異常灯	LED(赤)
LBU	予備電源脱落灯	LED(赤)
LF1~4	出力断灯	LED(赤)
F1	ヒューズ	別表参照
FE	ヒューズ	別表参照
PSW1~4	ボリススイッチ	3A
SC	電源スイッチ	
SW1~4	切替スイッチ	
SW5	設定用スイッチ	
AR1~6	アレスタ	
Z1~2	バリスタ	

その他の部品

TR	トランス	
PW	スイッチングレギュレータ	別表参照
E	予備電源	別表参照
R1-1	放電抵抗	6Ω/100W
R1-2	放電抵抗	6Ω/100W
R2	充電抵抗	別表参照

FYJJ001-R -04-60 型 非常電源装置(共同住宅用自動火災報知設備) 回路図

発行	第1技術部火報管理課	縮尺	1/2
図番	C601844		

能美防災株式会社