

GKF05226

仕様

自動火災報知設備


- (1) 種別：P型1級火災受信機（蓄積式及び自動試験機能付）
- (2) 国検型式番号：受第25～5号
- (3) 主電源：AC100V, 50/60Hz
- (4) 予備電源：密閉型蓄電池内蔵 DC24V 1.2Ah
- (5) 回路電圧；

- 〔感知器、表示機回路〕DC24V（定電圧）
- 〔地区音響〕DC24V（全波整流）
- 〔制御、表示回路〕DC5V（定電圧）
- 〔表示灯回路〕AC24V
- 〔蓄電池充電回路〕DC48V（半波整流）


- (6) 消費電力；警戒時最大約 40VA
- 作動時最大約 100VA

- (7) 機器
継続
個数
- 回線毎のP-A-T感知器数および終端機器；
30個、終端抵抗 10kΩ 1/2W
60個、終端感知器（アドレス60番に設定）
59個、アドレス付終端器（アドレス60番固定）
※炎感知器は20個、終端抵抗に限る
最大P-A-T感知器数；
回線数×30個（終端抵抗）／受信機
回線数×59個（終端器）／受信機
回線数×60個（終端感知器）／受信機
地区音響；45個（DC24V, 10mAベル）
表示灯；14個（30V, 2Wランプ）
56個（24V, 15mA LED）

- (8) 公称蓄積時間；60秒
蓄積時間 熱感知器；10秒 煙感知器；60秒
- (9) 主音響装置；音声警報、後続再鳴動方式
- (10) 使用温度範囲；0° C～40° C
- (11) 使用湿度範囲；20～85%（RH）（結露なきこと）
- (12) 外部配線抵抗；往復50Ω以下
- (13) 主材；t1.6（本体），t1.2（パネル）鋼板
- (14) 仕上；焼付塗装 ノーモホワイト（NW）
（マンセルN8.7半ツヤ近似色）
- (15) 質量；約22kg
注）蓄積式感知器は接続できません。

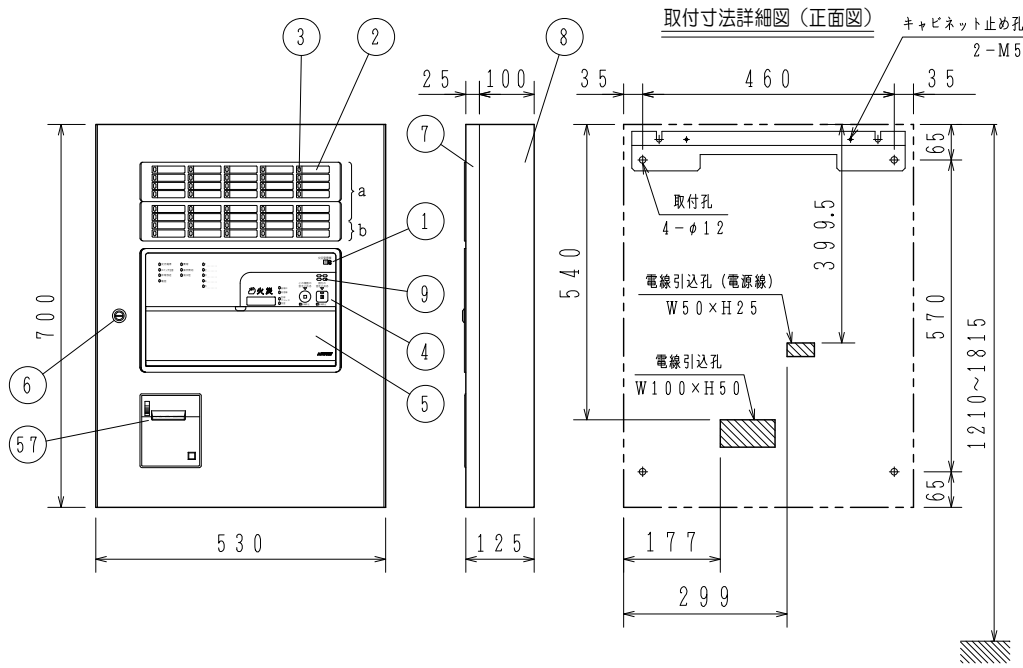

スイッチ操作部詳細図

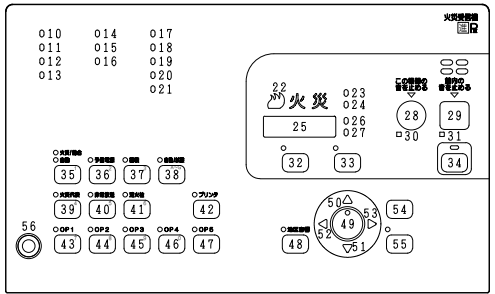

使用機器	型名	地区窓配列記号	移報接点数※
	FAPJ104S-B1-30LP	a	25
	FAPJ104S-B1-30LPT	a	65
	FAPJ104S-B1-40LP	a, b	25
	FAPJ104S-B1-40LPT	a, b	65

※20点まで（5点ごと）地区音響区有電圧移報出力として使用可

番号	名称	番号	名称	番号	名称	番号	名称	番号	名称
1	装置名称	17~	諸表示灯1～5（赤）	33	一括遮断スイッチ灯（赤）	41	消火栓遮断スイッチ灯（赤）	57	プリンタ
2	地区窓（M11シリーズ）	21			一括遮断スイッチ		消火栓遮断スイッチ		
3	地区灯	22	火災灯（赤）	34	復旧スイッチ灯（黄）	42	プリンタ停止スイッチ灯（赤）		
4	スイッチ操作部	23	蓄積中灯（赤）		復旧スイッチ		プリンタ停止スイッチ		
5	スイッチカバー	24	発信機灯（青）	35	火災／総合（上段）／自動（下段）試験スイッチ灯（赤）	43~	オプションスイッチ灯1～5（赤）		
6	ドライバー錠（タケゲンC-286-1）	25	デジタル表示灯（赤）		火災／総合／自動試験スイッチ	47	オプションスイッチ灯1～5		
7	キャビネットパネル	26	回線、アドレス灯（赤）	36	予備電源試験スイッチ灯（赤）	48	地区音響一斉鳴動スイッチ灯（赤）		
8	キャビネット本体	27	号室灯（青）		予備電源試験スイッチ		地区音響一斉鳴動スイッチ		
9	音響孔	28	この機器の音を止めるスイッチ灯（赤）	37	蓄積解除スイッチ灯（赤）	49	設定／確認スイッチ		
10	交流電源灯（緑[青緑]）		この機器の音を止めるスイッチ		蓄積解除スイッチ	50	↑（上）スイッチ		
11	スイッチ注意灯（赤）	29	館内の音を止めるスイッチ灯（赤）	38	自動／試験復旧スイッチ灯（赤）	51	↓（下）スイッチ		
12	非常放送灯（赤）		館内の音を止めるスイッチ		自動／試験復旧スイッチ	52	←（左）スイッチ		
13	電話灯（赤）	30	この機器の音 連続停止灯（赤）	39	火災代表遮断スイッチ灯（赤）	53	→（右）スイッチ		
14	異常灯（黄）	31	館内の音 連続停止灯（赤）		火災代表遮断スイッチ	54	戻るスイッチ		
15	操作無効灯（赤）	32	保守スイッチ灯（赤）	40	非常放送遮断スイッチ灯（赤）	55	実行スイッチ灯（赤）		
16	消火栓灯（赤）		保守スイッチ		非常放送遮断スイッチ	56	電話ジャック		

FAPJ104S-B1-30, 40LP/LPT型
P型1級火災受信機 外観図
蓄積式、露出・壁掛型

発行 第1技術部火報管理課 縮尺

図番 FAPJ8078

能美防災株式会社